


«REMPANNER»

Комплект планировочных решений

Адрес объекта:


г. Москва, ул. 15-парковая, д.хх, кв.хх

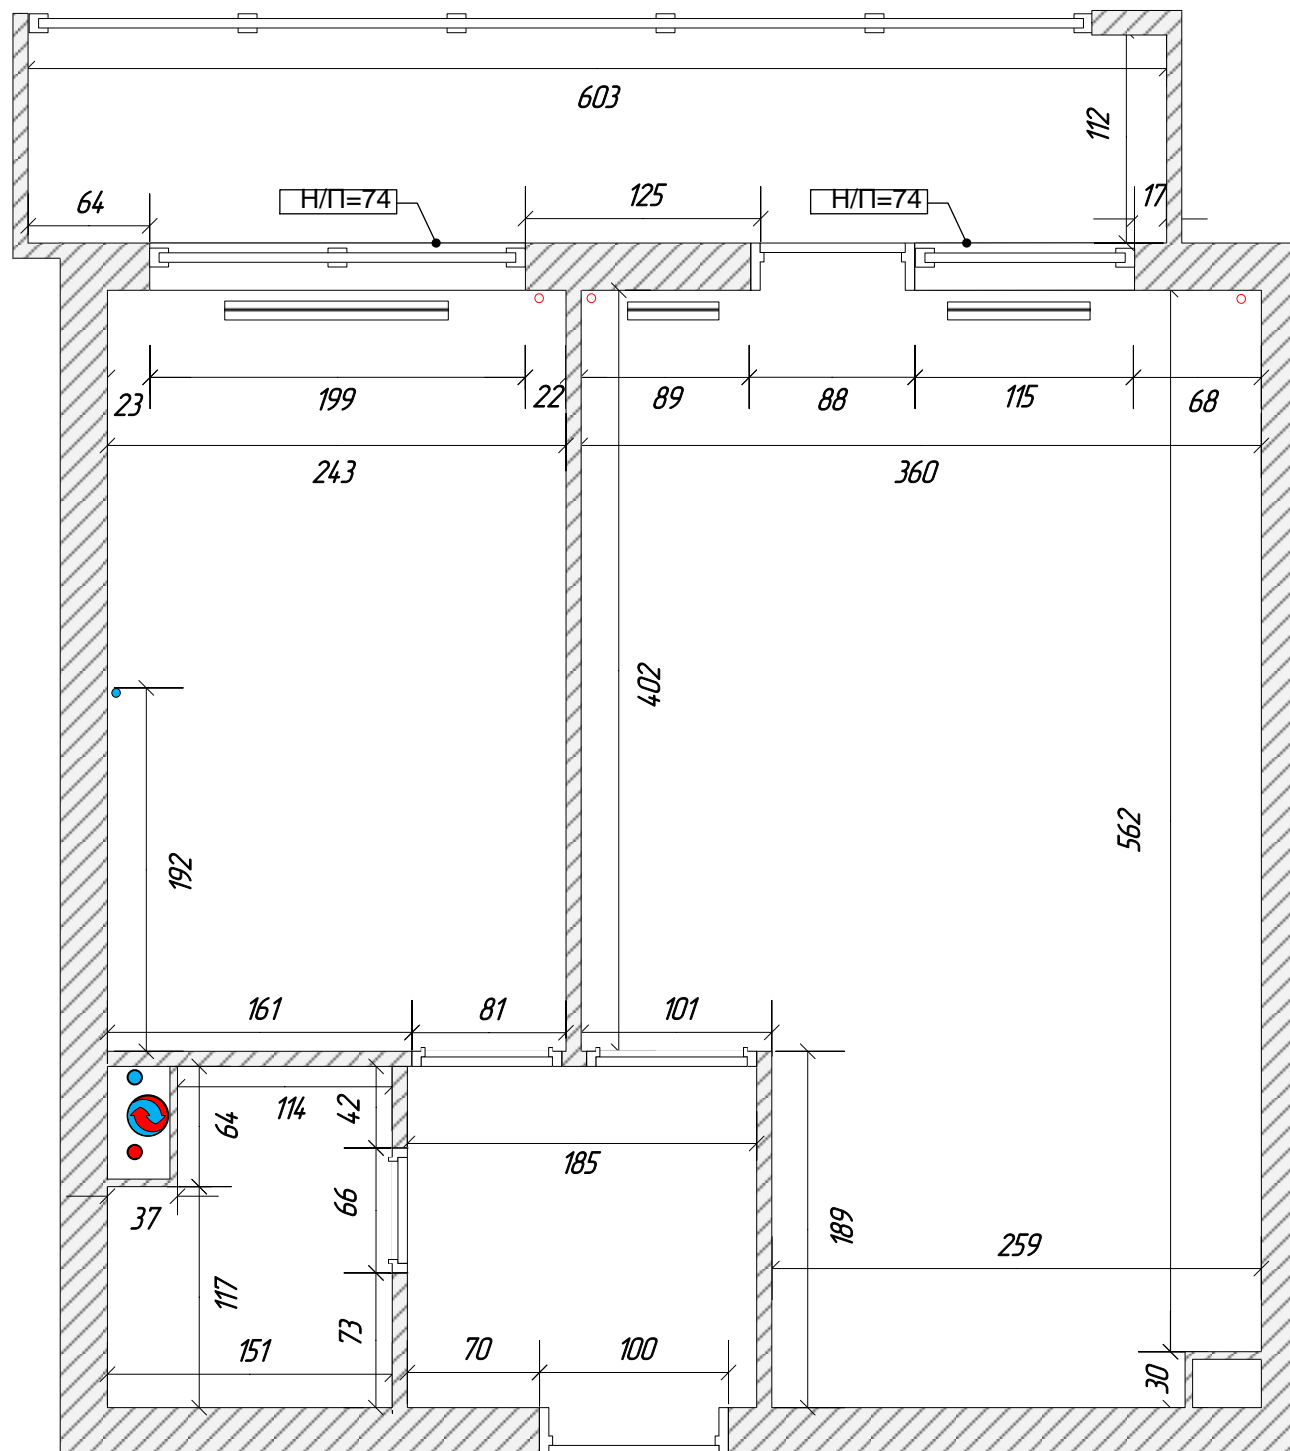

Примечание

РАЗМЕРЫ В САНТИМЕТРАХ.
 РАЗМЕРЫ ДЛЯ СПРАВОК.
 РАЗМЕРЫ ДАНЫ БЕЗ УЧЁТА ОТДЕЛОЧНЫХ СЛОЁВ.
 ВЫСОТА ПОТОЛКОВ 248СМ

			26.10.2017			
			г. Москва, 15-парковая, д.хх, кв.хх			
ГАП	Полянская		ЧАСТНАЯ КВАРТИРА	<small>СТАДИЯ</small>	<small>ЛИСТ</small>	<small>ЛИСТОВ</small>
ГИП				<small>РП</small>	<small>1</small>	<small>-</small>
ДИЗАЙНЕР	Полянская		ПЛАН КВАРТИРЫ	«REMPANNER»		
ЗАКАЗЧИК						

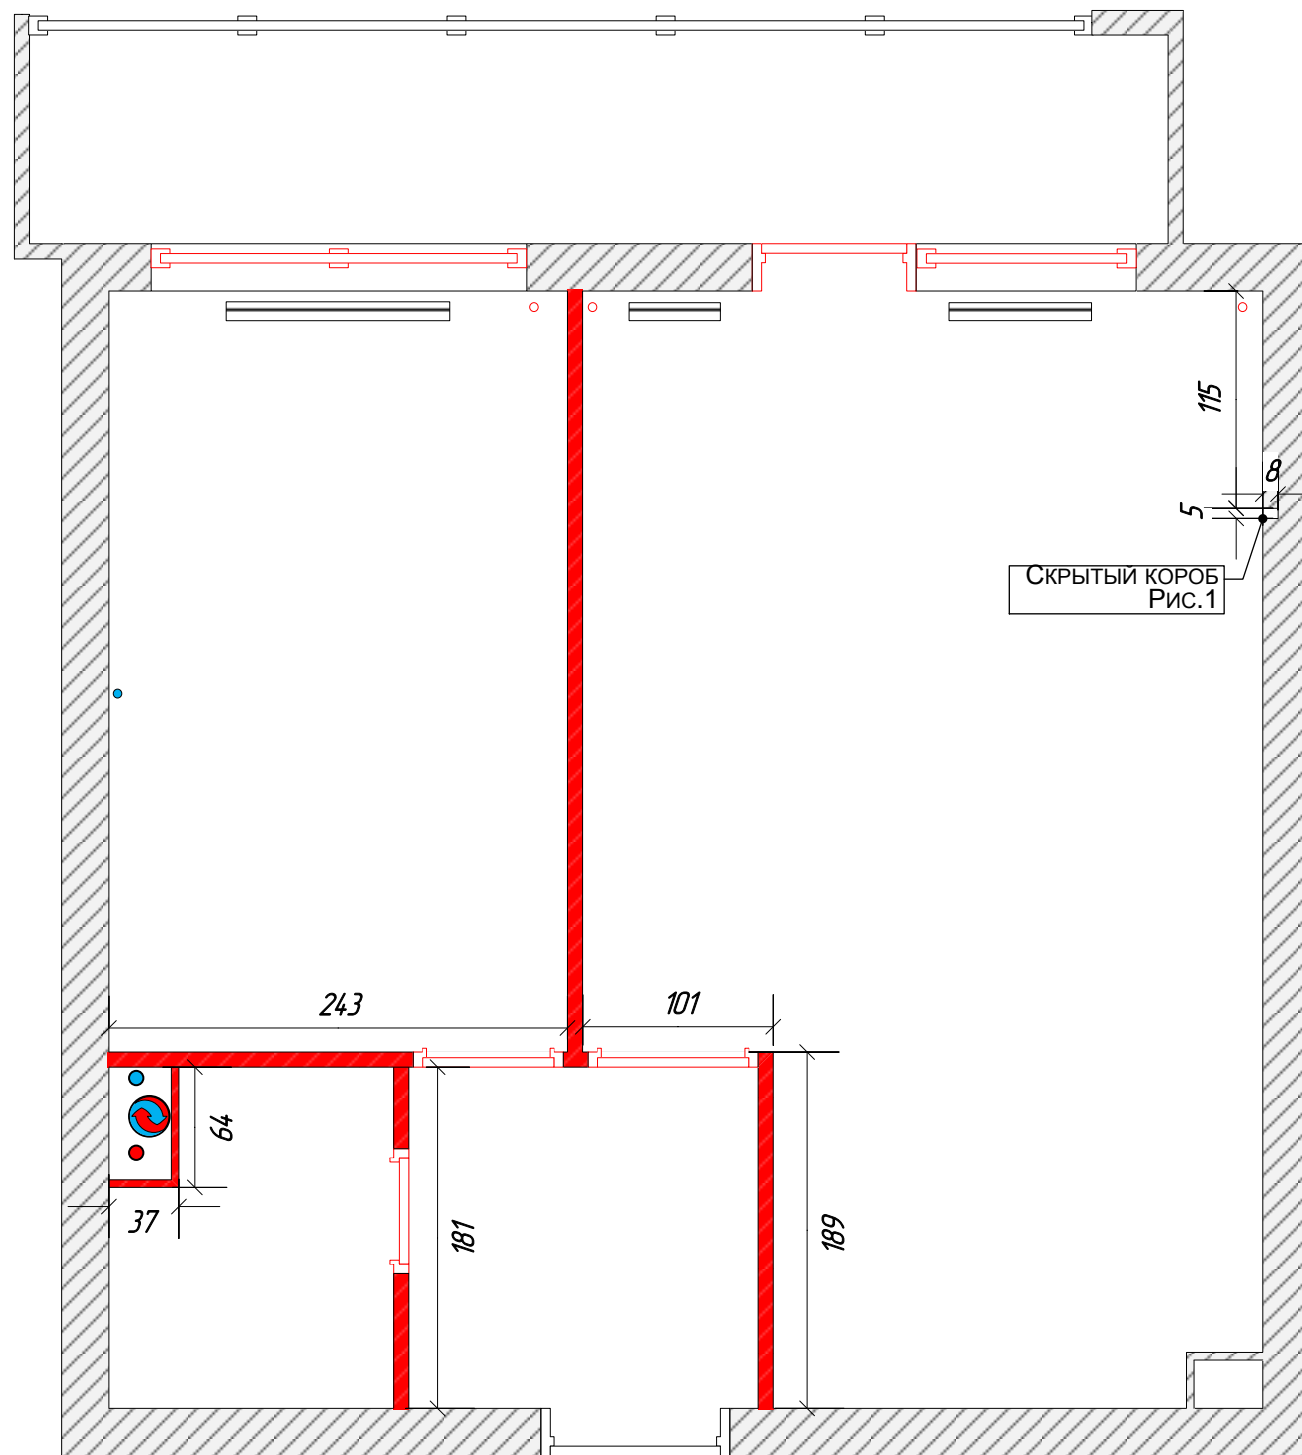

Условные обозначения.


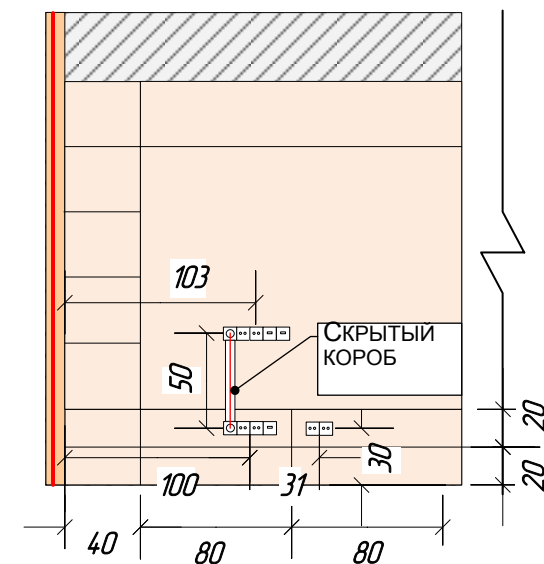
 ДЕМОНТАЖ ПЕРЕГОРОДОК


Рис.1



Примечание


РАЗМЕРЫ В САНТИМЕТРАХ.
 РАЗМЕРЫ ДЛЯ СПРАВОК.
 РАЗМЕРЫ ДАНЫ БЕЗ УЧЁТА ОТДЕЛОЧНЫХ СЛОЁВ.
 ВЫСОТА ПОТОЛКОВ 248СМ

		20.11.2017			
		г. Москва, 15-парковая, д.хх, кв.хх			
ГАП	<i>Полянская</i>	ЧАСТНАЯ КВАРТИРА	СТАДИЯ	ЛИСТ	ЛИСТОВ
ГИП			РП	2	-
ДИЗАЙНЕР	<i>Полянская</i>	ПЛАН ДЕМОНТИРУЕМЫХ ПЕРЕГОРОДОК	«REMPANNER»		
ЗАКАЗЧИК					

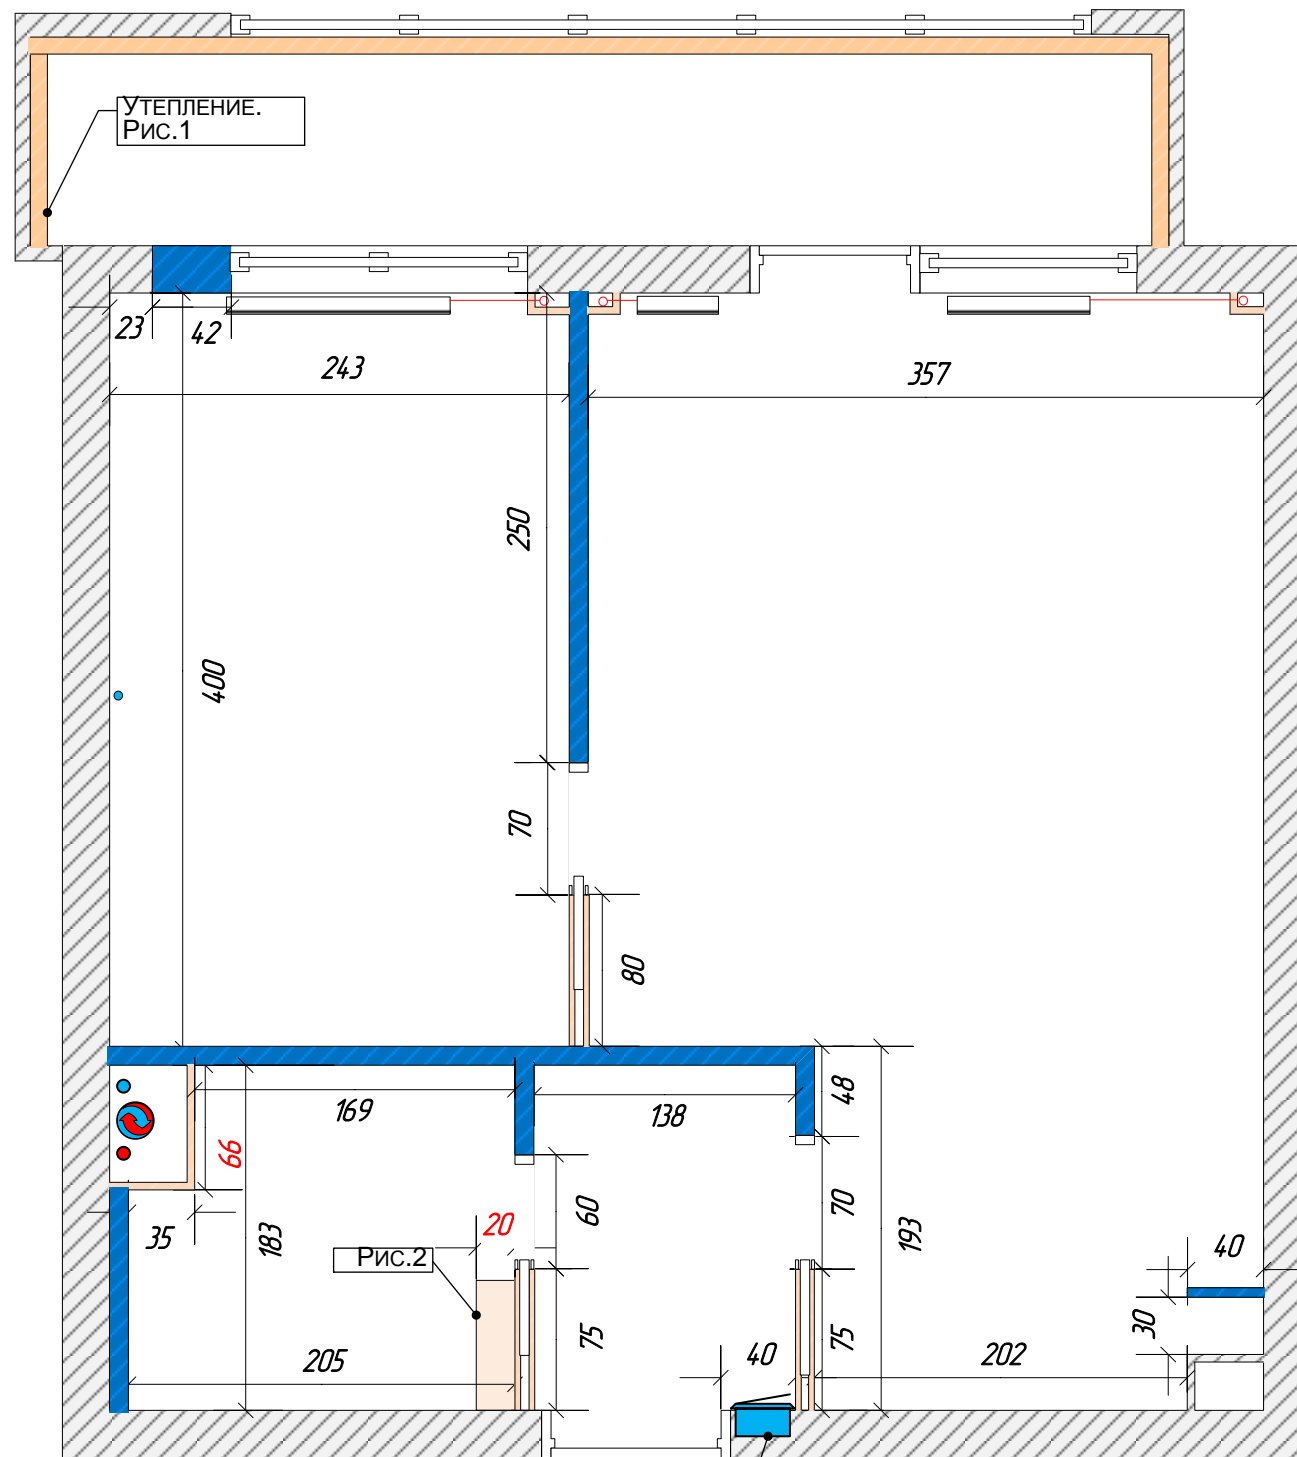

Условные обозначения.

- Воздвигаемые перегородки ил ПГБ
- Конструкции из ГКЛ

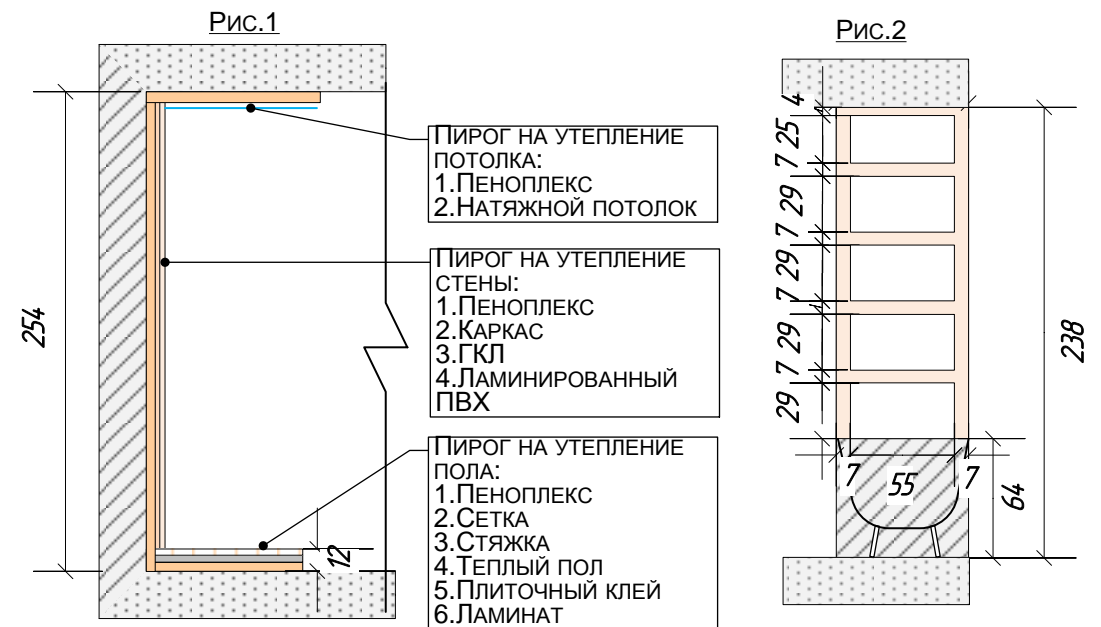


Примечание

РАЗМЕРЫ В САНТИМЕТРАХ.
РАЗМЕРЫ ДЛЯ СПРАВОК.
РАЗМЕРЫ ДАНЫ БЕЗ УЧЁТА ОТДЕЛОЧНЫХ СЛОЁВ.
ВЫСОТА ПОТОЛКОВ 248СМ

20.11.2017

г. Москва, 15-парковая,
д.хх, кв.хх


ГАП	Полянская	Частная квартира	Стадия	Лист	Листов
ГИП			РП	3	-
ДИЗАЙНЕР	Полянская		«REMPANNER»		
ЗАКАЗЧИК					
		План воздвигаемых стен			

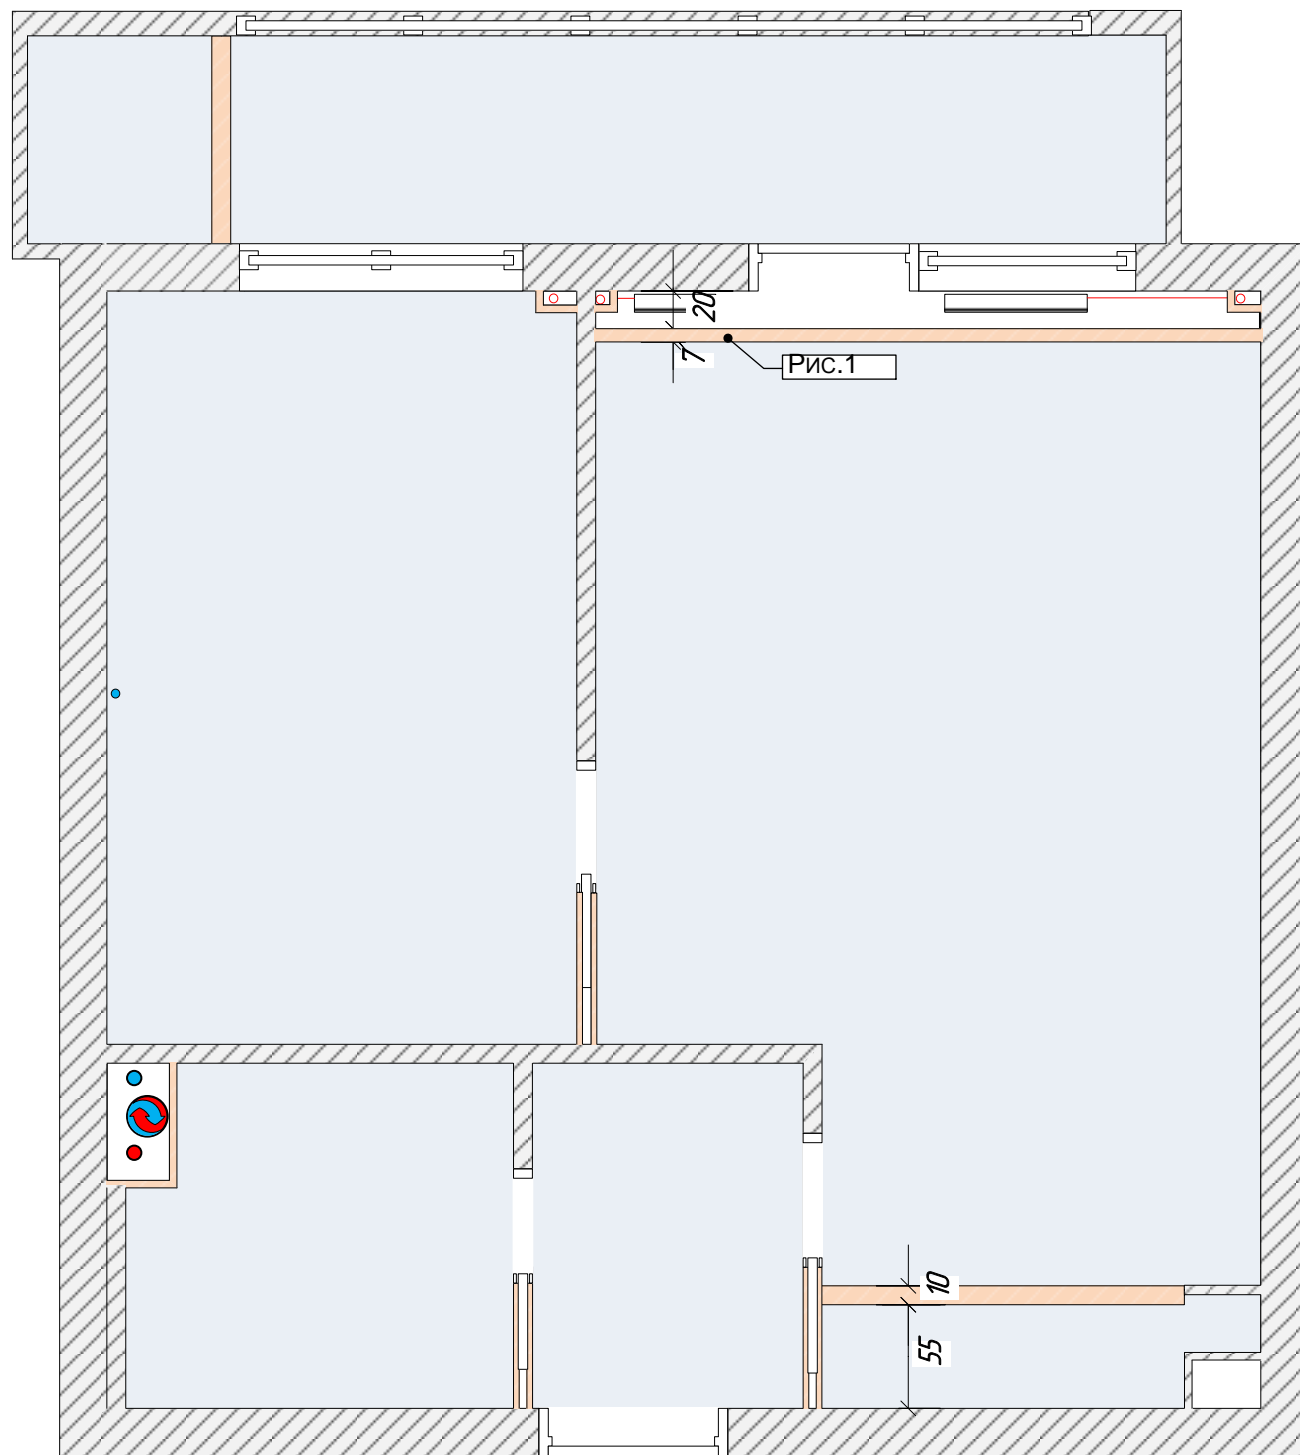

Условные обозначения.

-  -НАТЯЖНОЙ ПОТОЛОК
-  -ПОД ПОКРАСКУ
-  -ЗАКЛАДНАЯ ИЗ БРУСА


Рис.1

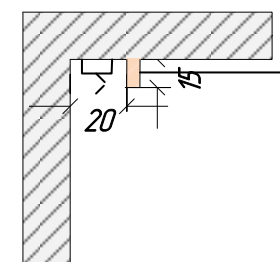

Примечание

РАЗМЕРЫ В САНТИМЕТРАХ.
 РАЗМЕРЫ ДЛЯ СПРАВОК.
 РАЗМЕРЫ ДАНЫ БЕЗ УЧЁТА ОТДЕЛОЧНЫХ СЛОЁВ.
 ВЫСОТА ПОТОЛКОВ 248СМ


			20.11.2017			
			г. Москва, 15-парковая, д.хх, кв.хх			
ГАП	<i>Полянская</i>		ЧАСТНАЯ КВАРТИРА	СТАДИЯ	ЛИСТ	ЛИСТОВ
ГИП				РП	4	-
ДИЗАЙНЕР	<i>Полянская</i>		План потолков	«REMPANNER»		
ЗАКАЗЧИК						

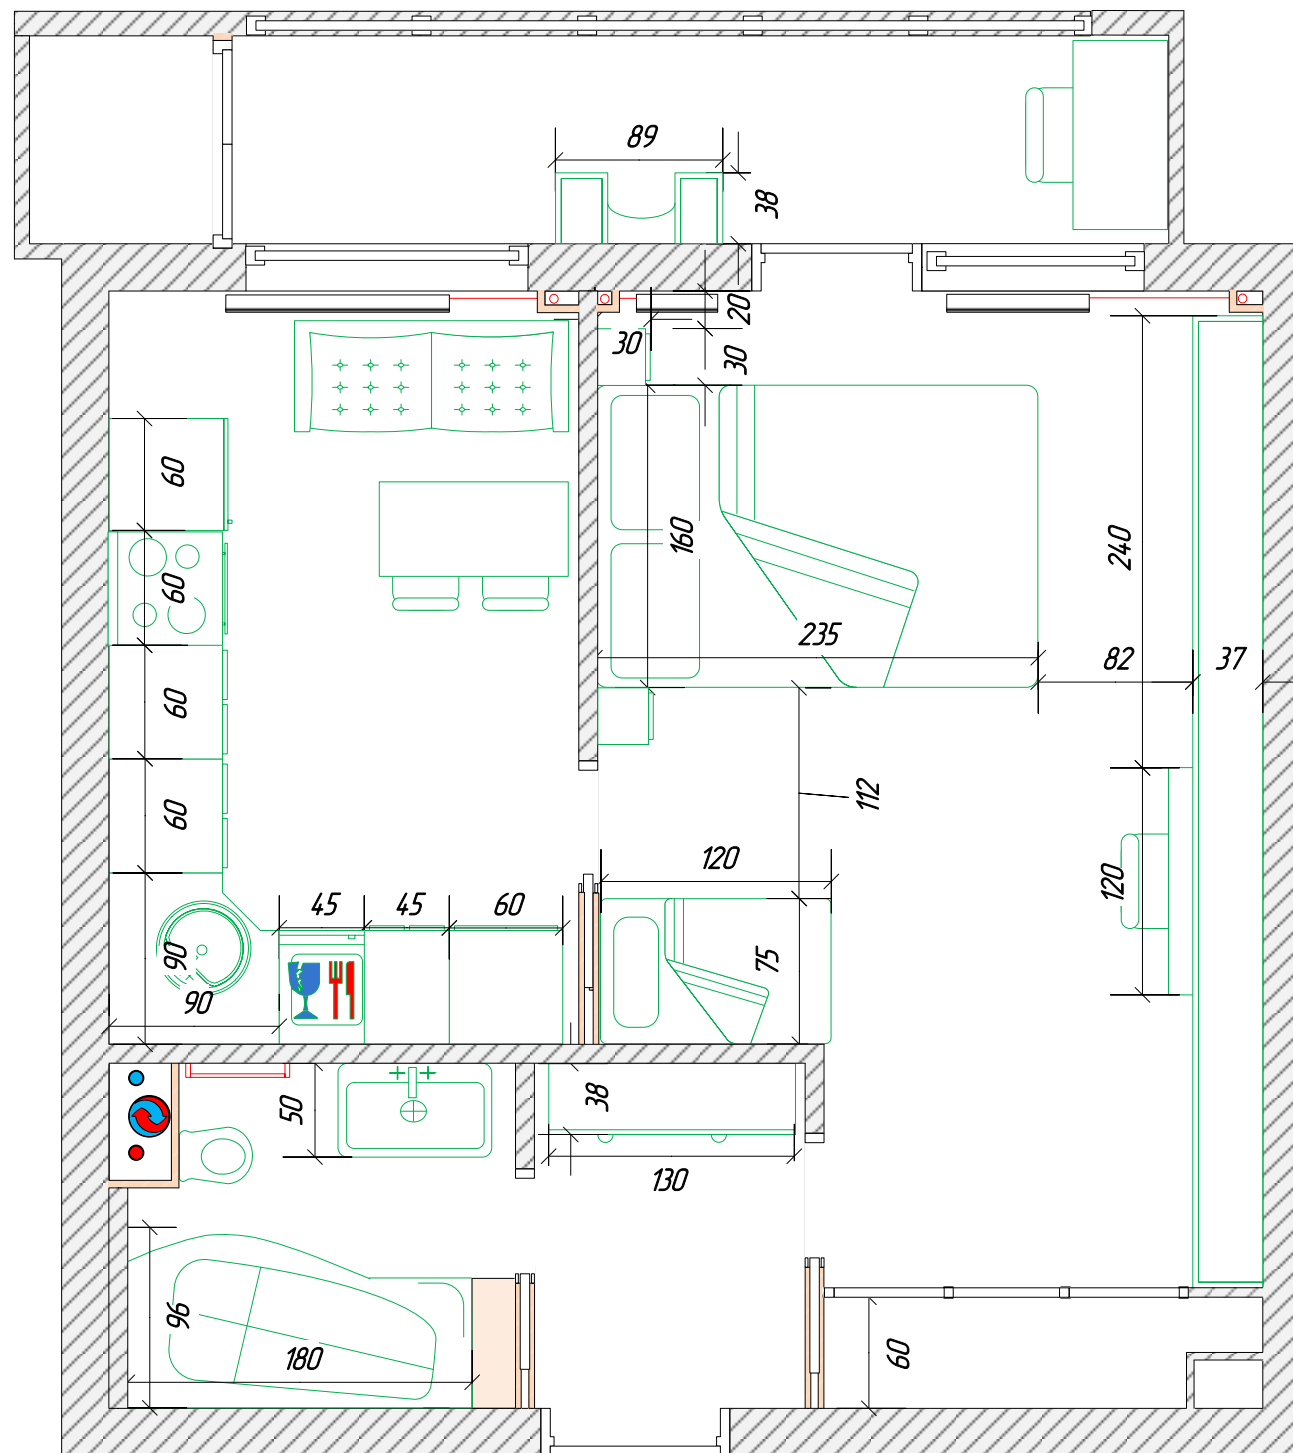

Примечание

РАЗМЕРЫ В САНТИМЕТРАХ.
 РАЗМЕРЫ ДЛЯ СПРАВОК.
 РАЗМЕРЫ ДАНЫ БЕЗ УЧЁТА ОТДЕЛОЧНЫХ СЛОЁВ.
 ВЫСОТА ПОТОЛКОВ 248СМ


			20.11.2017			
			г. Москва, 15-парковая, д.хх, кв.хх			
			ЧАСТНАЯ КВАРТИРА	СТАДИЯ	ЛИСТ	ЛИСТОВ
				РП	5	-
ГАП	Полянская		ПЛАН РАССТАНОВКИ МЕБЕЛИ	«REMPANNER»		
ГИП						
ДИЗАЙНЕР	Полянская					
ЗАКАЗЧИК						

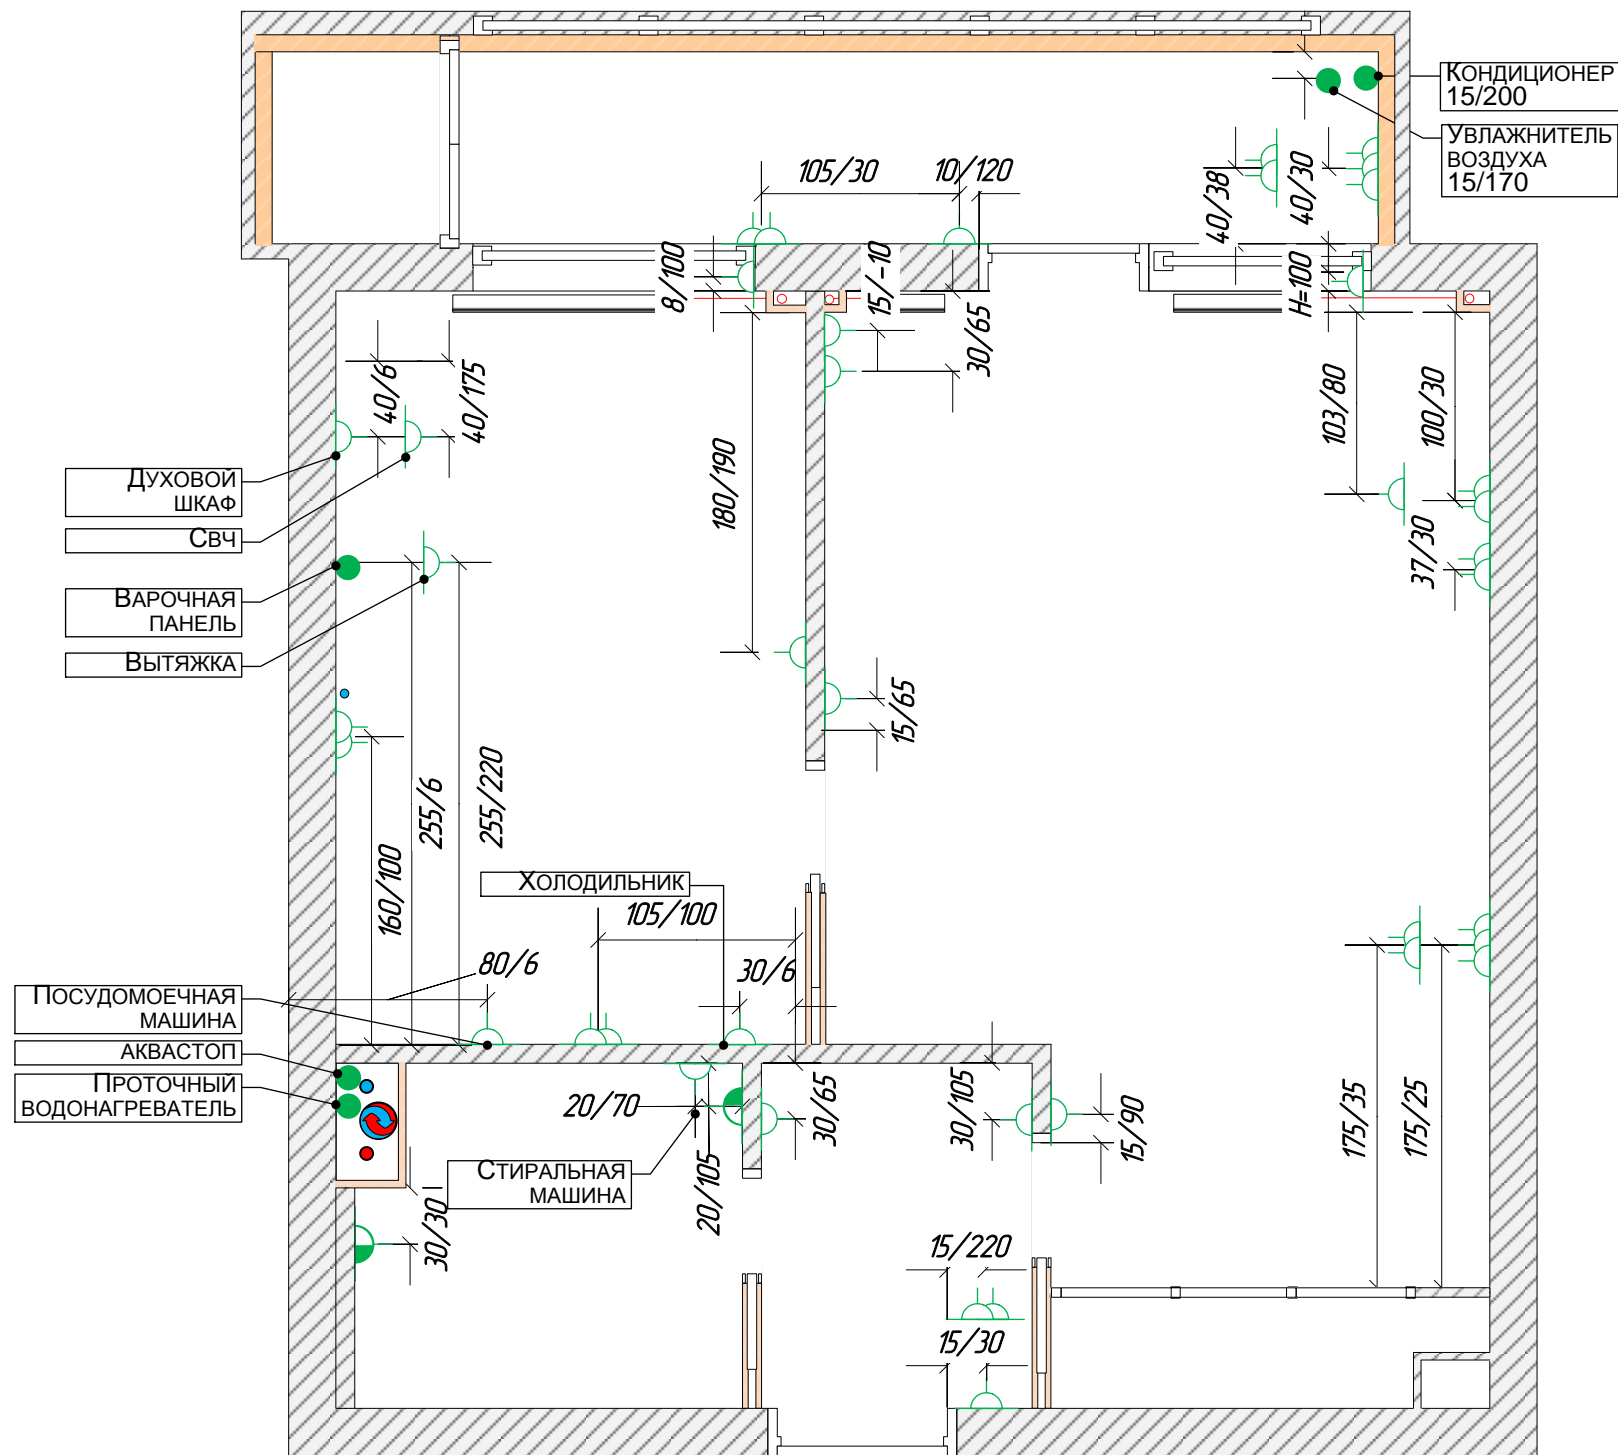

Примечание

РАЗМЕРЫ В САНТИМЕТРАХ.
РАЗМЕРЫ БЕЗ УЧЕТА ОТДЕЛОЧНЫХ СЛОЕВ.
ВСЕ РАЗМЕРЫ ДАНЫ ПО СХЕМЕ L/H (ГОРИЗОНТАЛЬ \ ВЕРТИКАЛЬ).
ЭЛЕКТРОСЕТЬ КВАРТИРЫ ПРОКЛАДЫВАЕТСЯ В ГОФРИРОВАННОЙ ТРУБЕ ПВХ, ПРОКЛАДЫВАЕМОЙ ЗА ПОДВЕСНЫМИ ПОТОЛКАМИ, В ПОДГОТОВКЕ ПОЛА - ВДОЛЬ СТЕН В ЗОНЕ 15СМ ОТ СТЕН,

		20.11.2017			
		г. Москва, 15-парковая, д.хх, кв.хх			
		ЧАСТНАЯ КВАРТИРА	СТАДИЯ	ЛИСТ	ЛИСТОВ
			РП	6	-
ГАП	Полянская	ПЛАН ЭЛЕКТРИЧЕСКИХ РОЗЕТОК И ВЫВОДОВ	«REMPANNER»		
ГИП					
ДИЗАЙНЕР	Полянская				
ЗАКАЗЧИК					

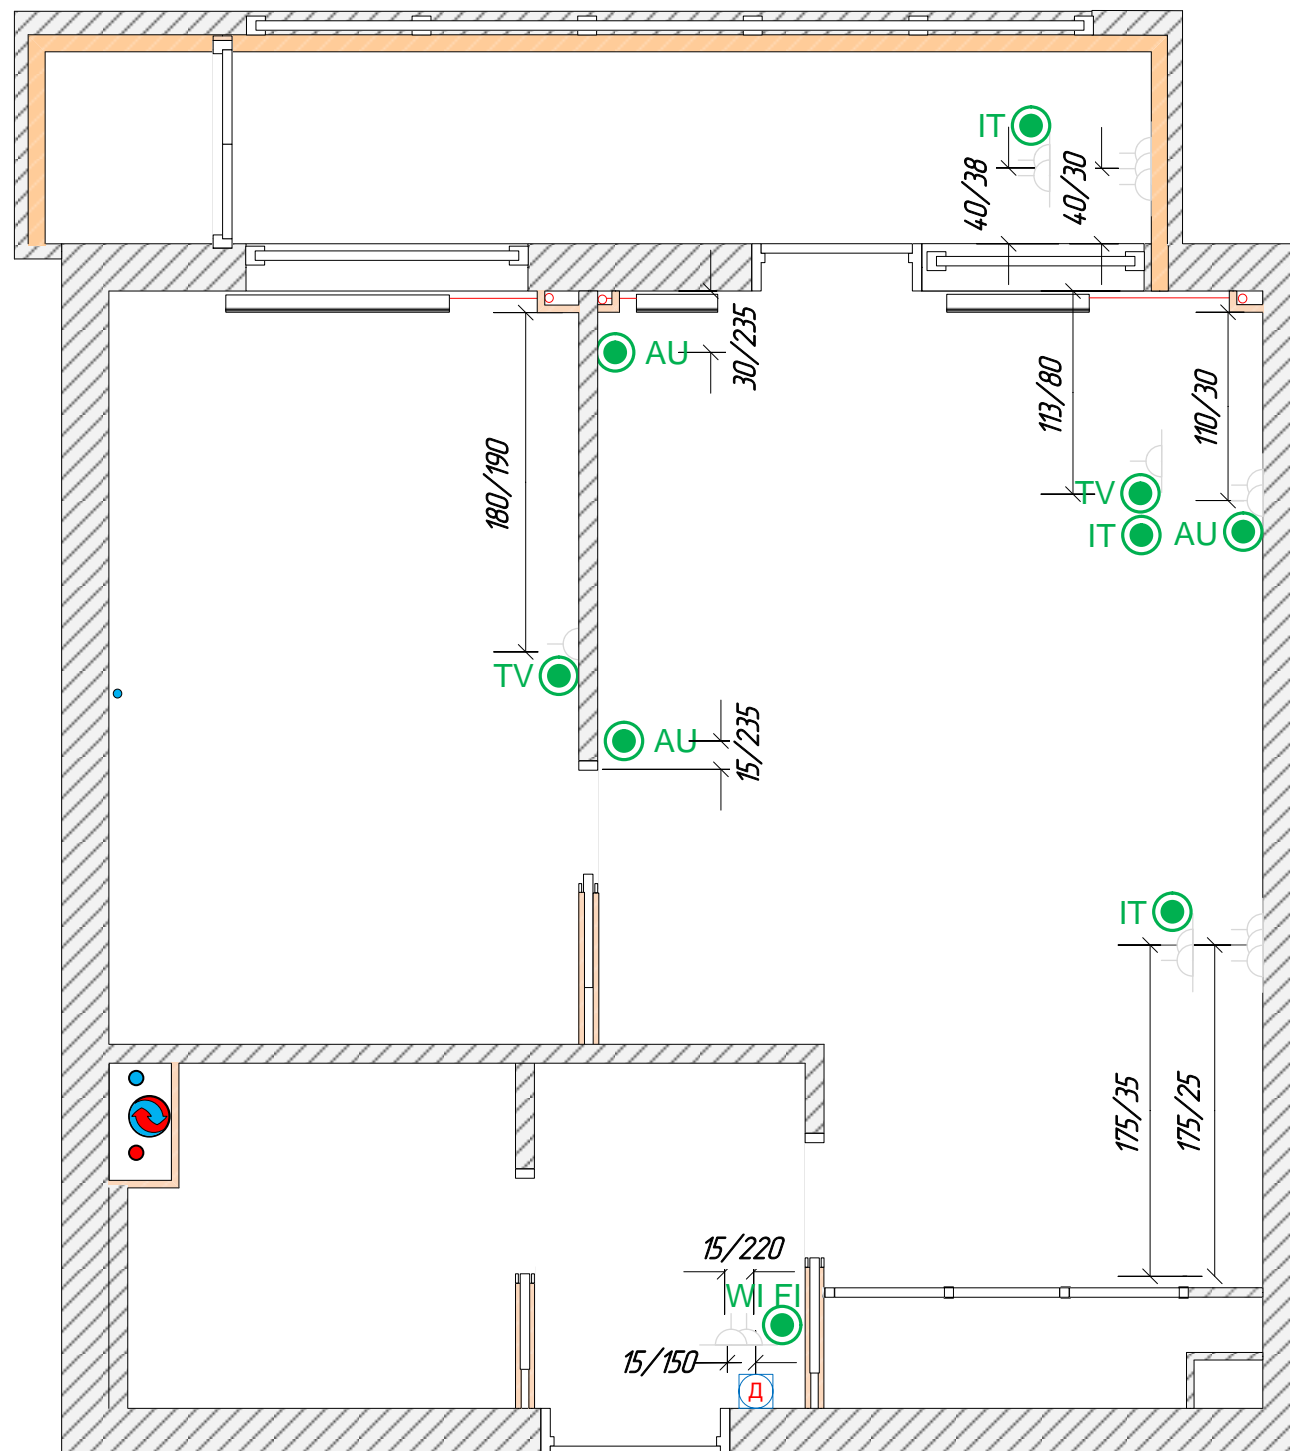


Условные обозначения.

- IT - интернет розетка
- TV - телевизионная розетка
- WI FI - роутер
- AU - акустическая розетка
- домофон

Примечание

РАЗМЕРЫ ДАНЫ В САНТИМЕТРАХ.
 РАЗМЕРЫ ДАНЫ БЕЗ УЧЕТА ОТДЕЛОЧНЫХ СЛОЕВ.
 ВСЕ РАЗМЕРЫ ДАНЫ ПО СХЕМЕ Л/Н (ГОРИЗОНТАЛЬ \ ВЕРТИКАЛЬ).
 СЛАБОТОЧНЫЕ РОЗЕТКИ В ОДНОЙ ГРУППЕ С СИЛОВЫМИ.
 СЛАБОТОЧНАЯ СЕТЬ КВАРТИРЫ ПРОКЛАДЫВАЕТСЯ В ГОФРИРОВАННОЙ ТРУБЕ ПВХ, ПРОКЛАДЫВАЕМОЙ ЗА ПОДВЕСНЫМИ ПОТОЛКАМИ, В ПОДГОТОВКЕ ПОЛА - ВДОЛЬ СТЕН В ЗОНЕ 15СМ ОТ СТЕН, ШТРОБАХ СТЕН
 НЕ ДОПУСКАЕТСЯ ПРОКЛАДКА СЛАБОТОЧНОЙ СЕТИ СОВМЕСТНО С СИЛОВОЙ.


			20.11.2017			
			г. Москва, 15-парковая, д.хх, кв.хх			
			ЧАСТНАЯ КВАРТИРА	СТАДИЯ	ЛИСТ	ЛИСТОВ
				РП	7	-
ГАП	<i>Полянская</i>		ПЛАН СЛАБОТОЧНЫХ РОЗЕТОК	«REMPANNER»		
ГИП						
ДИЗАЙНЕР	<i>Полянская</i>					
ЗАКАЗЧИК						

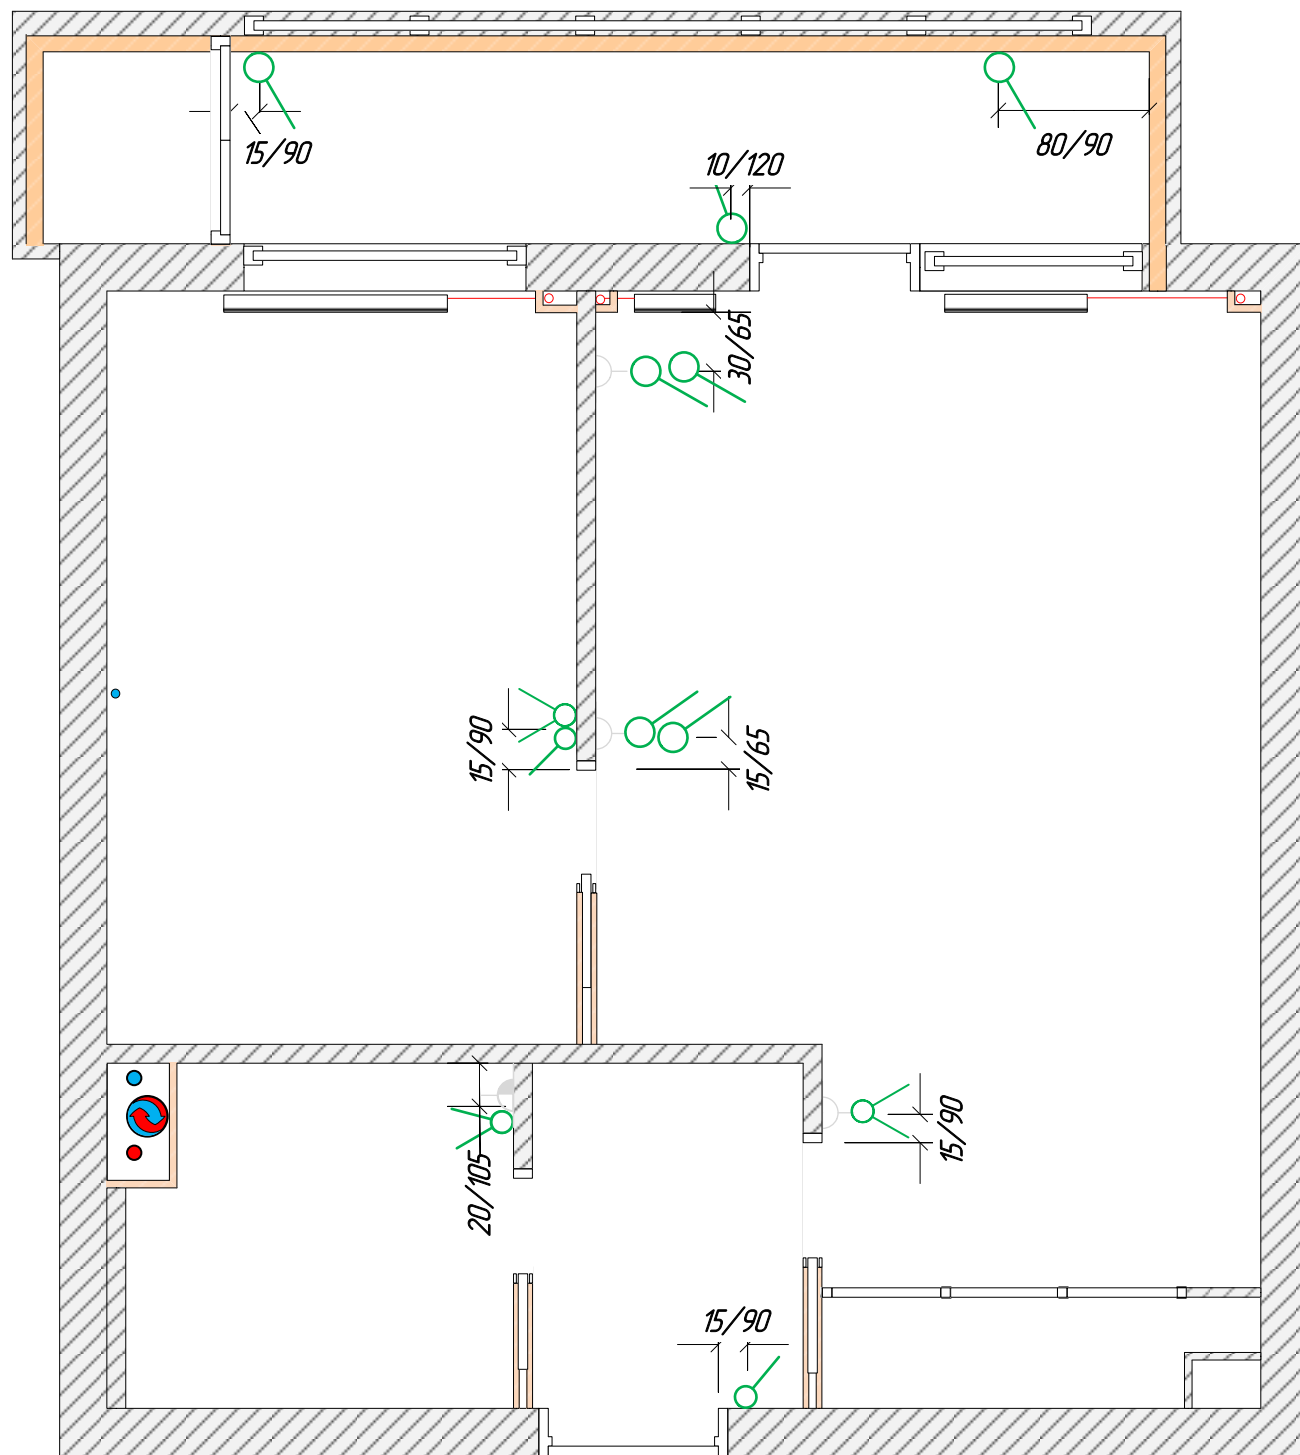


 




Примечание

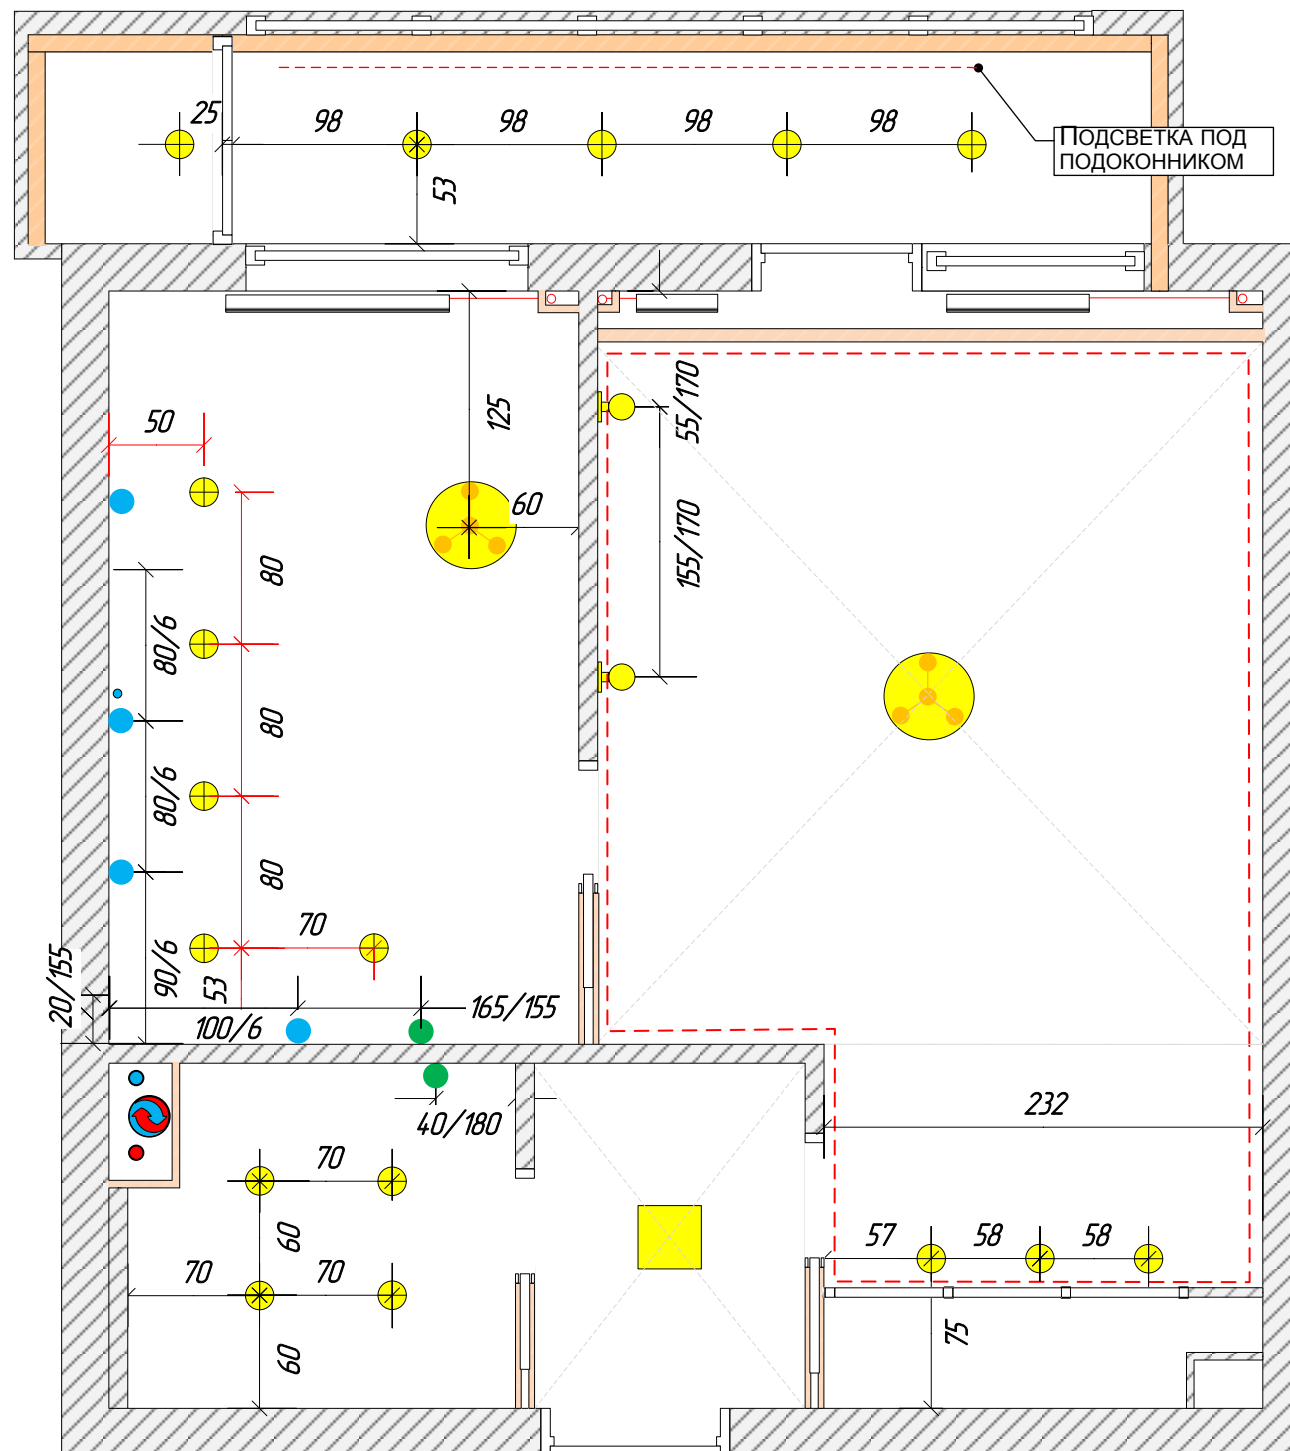РАЗМЕРЫ В САНТИМЕТРАХ.
 РАЗМЕРЫ ДЛЯ СПРАВОК.
 РАЗМЕРЫ ДАНЫ БЕЗ УЧЁТА ОТДЕЛОЧНЫХ СЛОЁВ.
 ВЫСОТА ПОТОЛКОВ 248СМ

			20.11.2017			
			г. Москва, 15-парковая, д.хх, кв.хх			
ГАП	Полянская		ЧАСТНАЯ КВАРТИРА	СТАДИЯ	ЛИСТ	ЛИСТОВ
ГИП				РП	8	-
ДИЗАЙНЕР	Полянская		ПЛАН ВЫКЛЮЧАТЕЛЕЙ	«REMPANNER»		
ЗАКАЗЧИК						




Условные обозначения.

-  -люстра
-  -точечный светильник
-  -вывод на подсветку с своим выключателем
-  -вывод на подсветку в цоколе кухни
-  -светодиодная лента
-  -настенный бра с встроенным выключателем

Примечание

РАЗМЕРЫ В САНТИМЕТРАХ.
 РАЗМЕРЫ ДЛЯ СПРАВОК.
 РАЗМЕРЫ ДАНЫ БЕЗ УЧЁТА ОТДЕЛОЧНЫХ СЛОЁВ.
 ВЫСОТА ПОТОЛКОВ 248СМ


			20.11.2017			
			г. Москва, 15-парковая, д.хх, кв.хх			
			ЧАСТНАЯ КВАРТИРА	СТАДИЯ	ЛИСТ	ЛИСТОВ
				РП	9	-
ГАП	Полянская		ПЛАН ОСВЕТИТЕЛЬНЫХ ПРИБОРОВ	«REMPANNER»		
ГИП						
ДИЗАЙНЕР	Полянская					
ЗАКАЗЧИК						

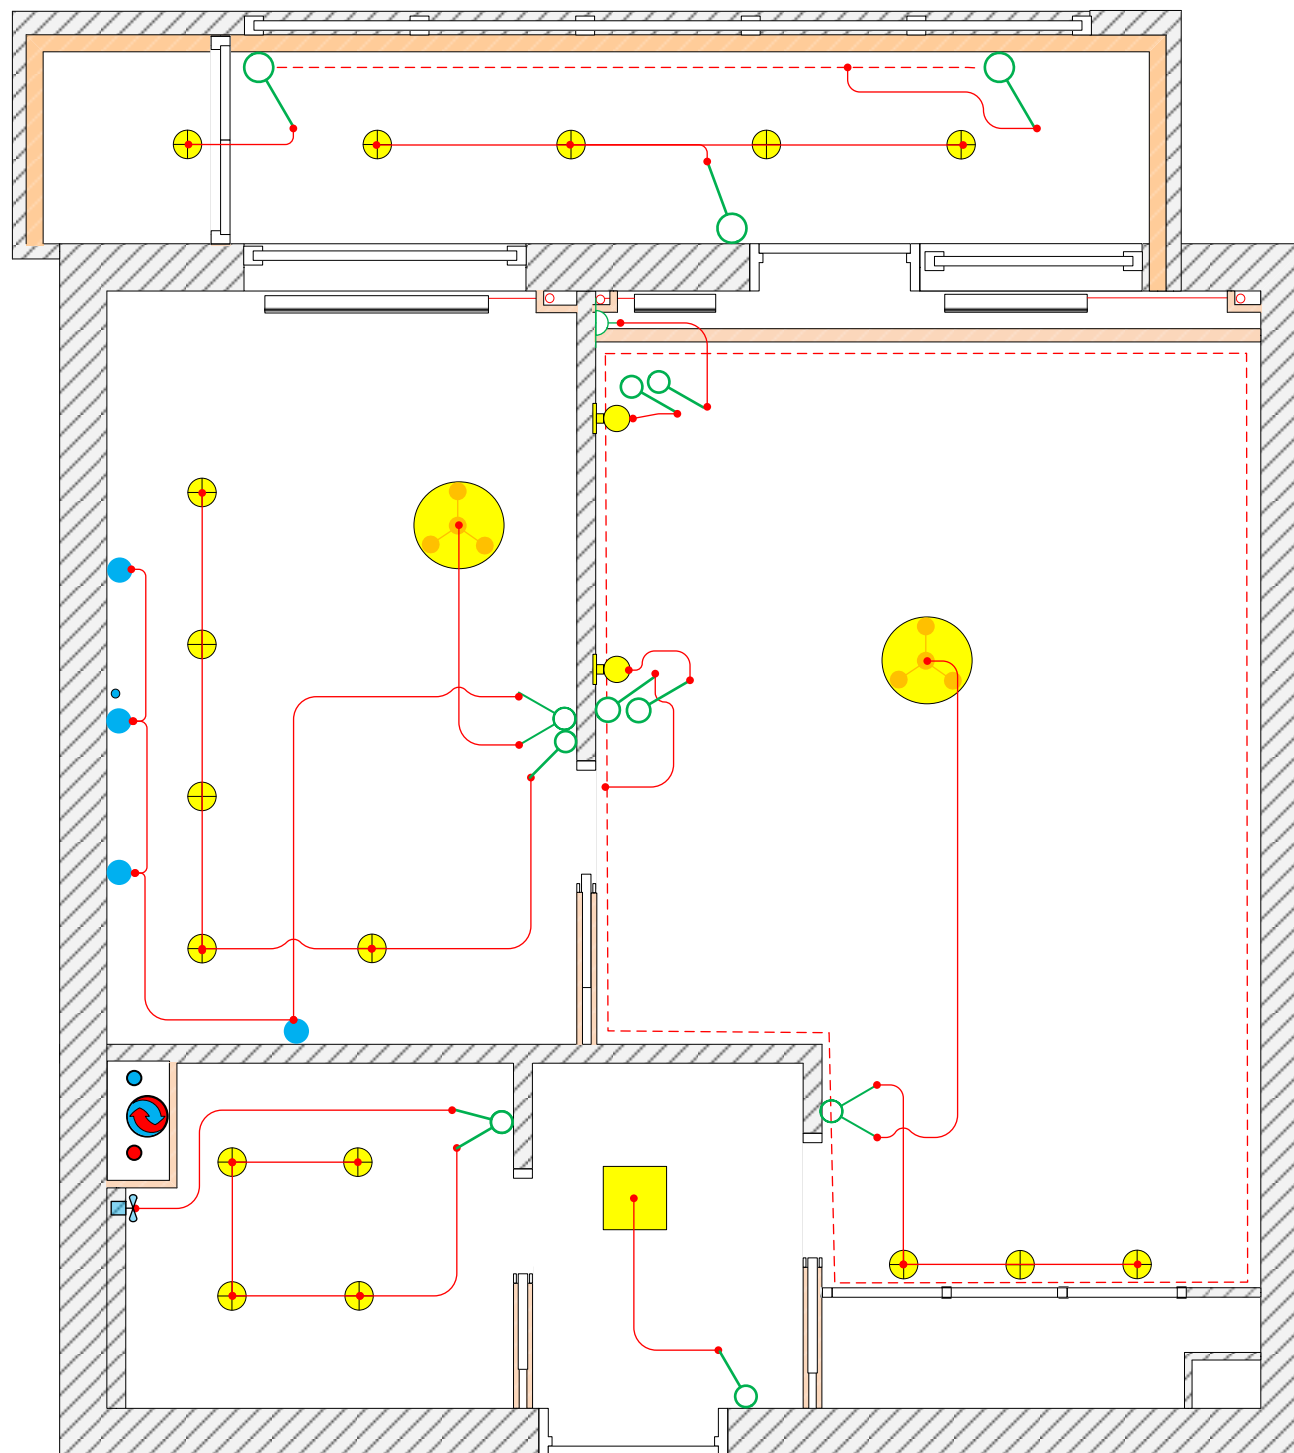




Примечание

РАЗМЕРЫ В САНТИМЕТРАХ.
 РАЗМЕРЫ ДЛЯ СПРАВОК.
 РАЗМЕРЫ ДАНЫ БЕЗ УЧЁТА ОТДЕЛОЧНЫХ СЛОЁВ.
 ВЫСОТА ПОТОЛКОВ 248СМ

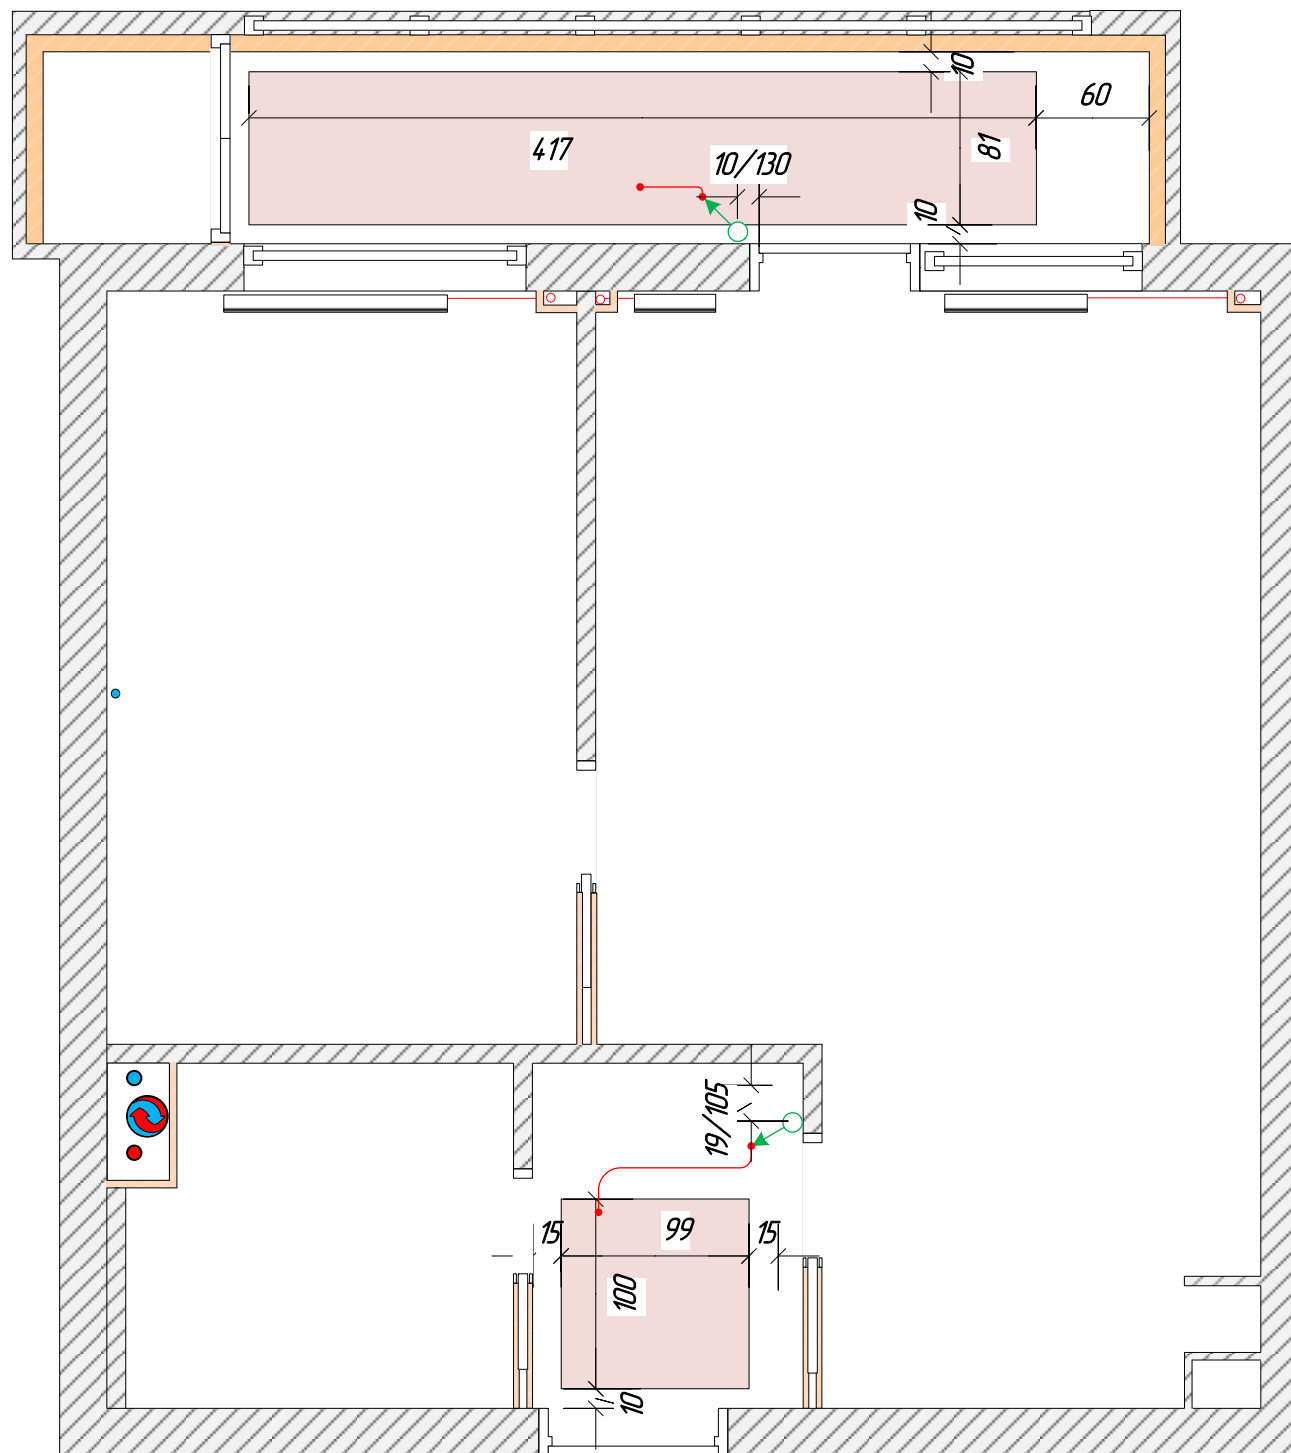			20.11.2017		
			г. Москва, 15-парковая, д.хх, кв.хх		
ГАП	Полянская	ЧАСТНАЯ КВАРТИРА	СТАДИЯ	ЛИСТ	ЛИСТОВ
ГИП	Полянская		РП	10	-
ДИЗАЙНЕР	Полянская	ПЛАН ВКЛ/ВЫКЛ ОСВЕЩЕНИЯ	«REMPANNER»		
ЗАКАЗЧИК					



Условные обозначения.

-  -теплый пол
-  -регулятор
-  -соединительные провода

Примечание

РАЗМЕРЫ В САНТИМЕТРАХ.
 РАЗМЕРЫ ДЛЯ СПРАВОК.
 РАЗМЕРЫ ДАНЫ БЕЗ УЧЁТА ОТДЕЛОЧНЫХ СЛОЁВ.
 ВЫСОТА ПОТОЛКОВ 248СМ

			20.11.2017			
			г. Москва, 15-парковая, д.хх, кв.хх			
ГАП	<i>Полянская</i>		ЧАСТНАЯ КВАРТИРА	СТАДИЯ	ЛИСТ	ЛИСТОВ
ГИП				РП	11	-
ДИЗАЙНЕР	<i>Полянская</i>		План укладки теплого пола	«REMPANNER»		
ЗАКАЗЧИК						